

LEGENDA

- SAÍDA FINAL DA ROTA DE FUGA
- DIREÇÃO DO FLUXO DA ROTA DE FUGA
- PONTO DE ILUMINAÇÃO DE EMERGENCIA
- S2 - SAÍDA DE EMERGENCIA
- S3 - SAÍDA DE EMERGENCIA
- A5 - SINALIZAÇÃO DE ALERTA: Cuidado: risco de choque elétrico
- SINALIZAÇÃO TRIANGULAR
- SINALIZAÇÃO RETANGULAR
- ESTAS PORTAS DEVERÃO PERMANECER DESTRAVADAS, DESBLOQUEADAS E ABERTAS EM HORARIO DE FUNCIONAMENTO DO ESTABELECIMENTO
- EXTINTOR CARGA DE PÓ ABC - CAP. EXTINTORA 2A-28BC
- E5 - SINALIZAÇÃO DE EXTINTOR DE INCENDIO

SINALIZAÇÃO DE ALERTA

CODIGO	SIMBOLO	SIGNIFICADO	FORMA E COR	APLICAO
S3		SAÍDA DE EMERGENCIA	SIMBOLO: RETANGULAR COR: VERDE FOTOLUMINESCENTE	INDICAÇÃO DO SENTIDO DO ACESSO A UMA SAÍDA QUE NÃO SEJA PARALELA
S12		SAÍDA DE EMERGENCIA	SIMBOLO: RETANGULAR COR: VERDE FOTOLUMINESCENTE FONDO: VÍDEO RESISTENTE À ÁGUA PICTOGRAMA: "SAÍDA" DIRECCIONAL: "SETA" FOTOLUMINESCENTE (SETA COR VERDE) SEMPRE MAIOR QUE 30mm	INDICAÇÃO NA SAÍDA DE EMERGENCIA, LOCALIZANDO A SAÍDA DE EMERGENCIA (SETA VERDE, COM FONDO VÍDEO) OU IMAGEM, (OU AMBOS)
E5		EXTINTOR DE INCENDIO	FONDO: COR VERMELHA FOTOLUMINESCENTE	INDICAÇÃO DA POSIÇÃO DE EXTINTORES DE INCENDIO

LEGENDA EXTINTORES

CODIGO	SIMBOLO	SIGNIFICADO	FORMA E COR	APLICAO
A5		CUIDADO, RISCO DE CHOQUE ELÉTRICO	SIMBOLO: TRIANGULAR COR: AMARELO FOTOLUMINESCENTE FONDO: VERMELHO FOTOLUMINESCENTE	PREVINDO A INSTALAÇÃO DE EXTINTORES DE RISCO DE CHOQUE ELÉTRICO

EXTINTORES CARGA DE PÓ ABC - CAP. EXTINTORA 2A-28BC

Assessoria Tecnica em Engenharia Civil Ltda.
 EMAIL: ENGENHARIA@ASSESSORIA.TECNICA.COM.BR
 FONE: (41)3824-7773
 AVENIDA PRATA, 2635 - ZONA 03, CEP - 81502-24 - LINDOYAMA - PR
 RESERVA: 99.999.999 - E-MAIL: RESERVA@ASSESSORIA.TECNICA.COM.BR - CREA - 24.083/D-PR

HISTÓRICO DE ATUALIZAÇÃO/SUBSTITUIÇÃO DO PSCP


DATA	DISCRIMINAÇÃO DA ATUALIZAÇÃO/ SUBSTITUIÇÃO	Nº DO PSCP

Obra/Endereço COMPLEXO ESPORTIVO MUNICIPAL
 RUA SOUZA NAVES/ RUA ARAUJO LIMA - QUADRA 134 - PEROLAFR.


Área 1.105,05 M²
Localização F-3 CENTRO ESPORTIVO E DE EXIBIÇÃO

Plancha 03
 Planta BAIXA ARQUIBANCA 01
 Planta BAIXA ARQUIBANCA 02
LEGENDA

Propriedário MUNICÍPIO DE FERREIRA C.N.F.P. - R. 478, 330001-70
Escala INDICADA
Data 16/05/2019
Nº Processo 1046191/2017

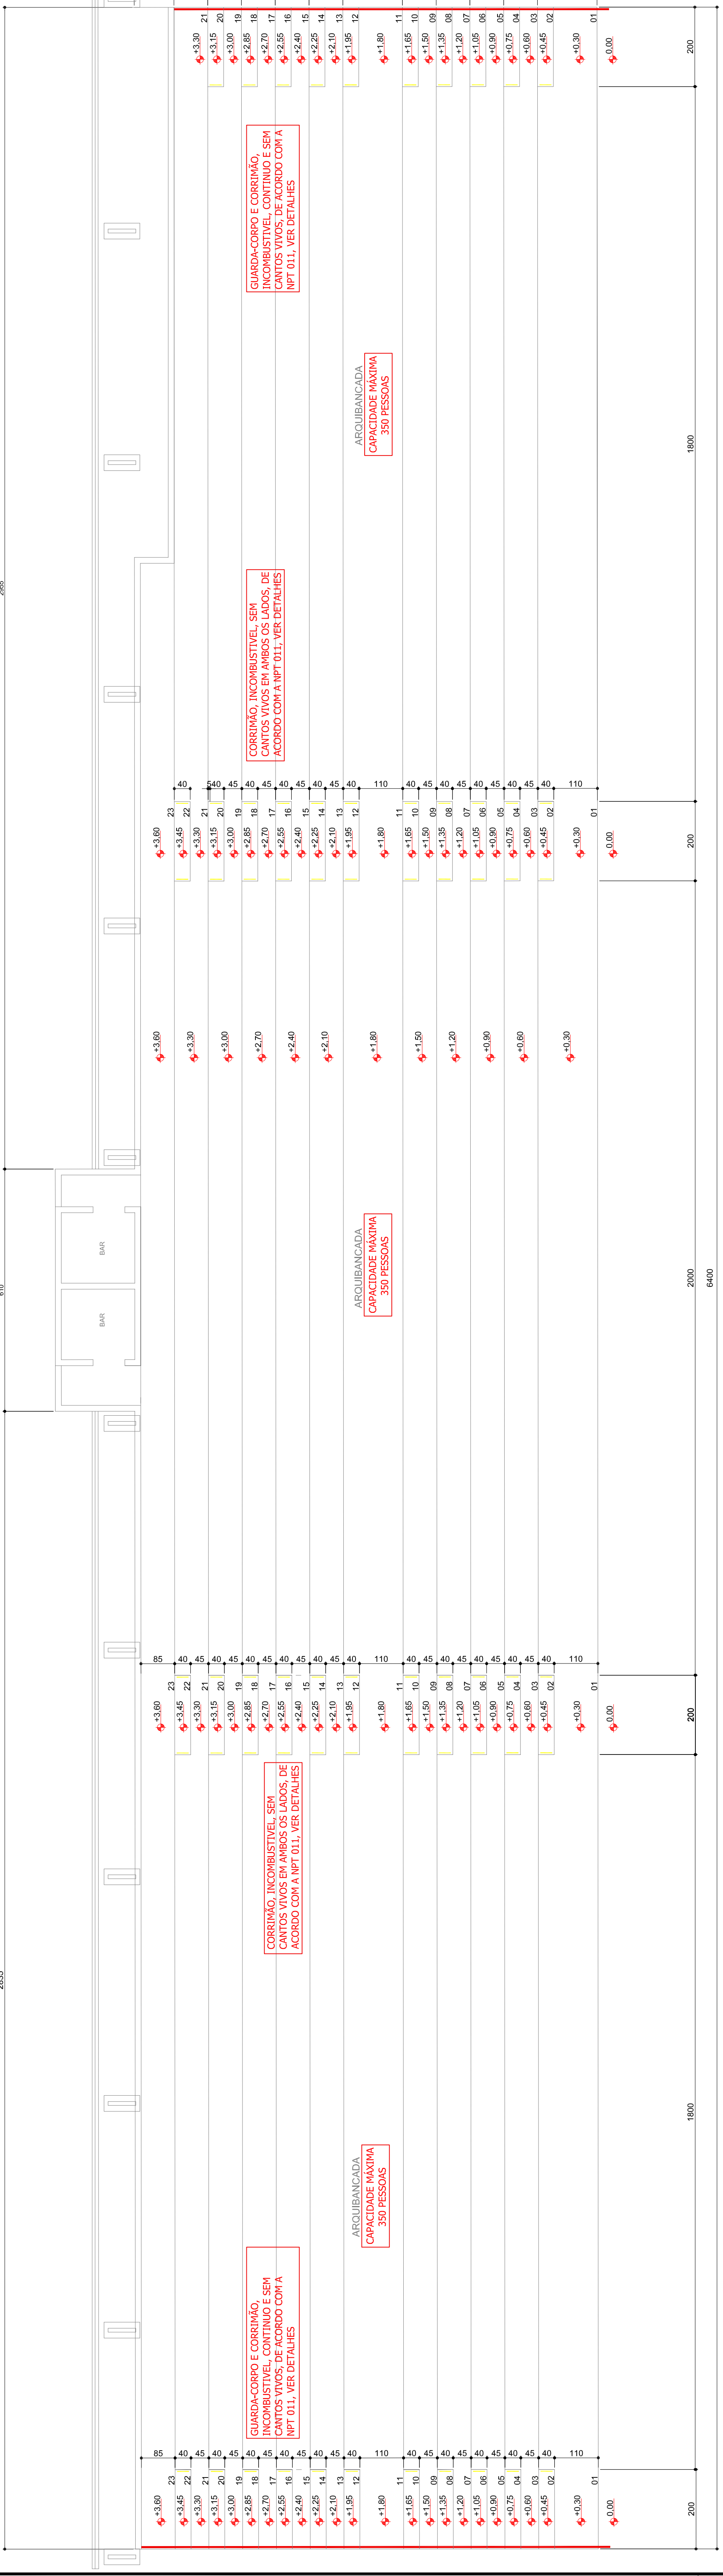

PLANTA BAIXA - ARQUIBANCA 2
 ESCALA: 1/75

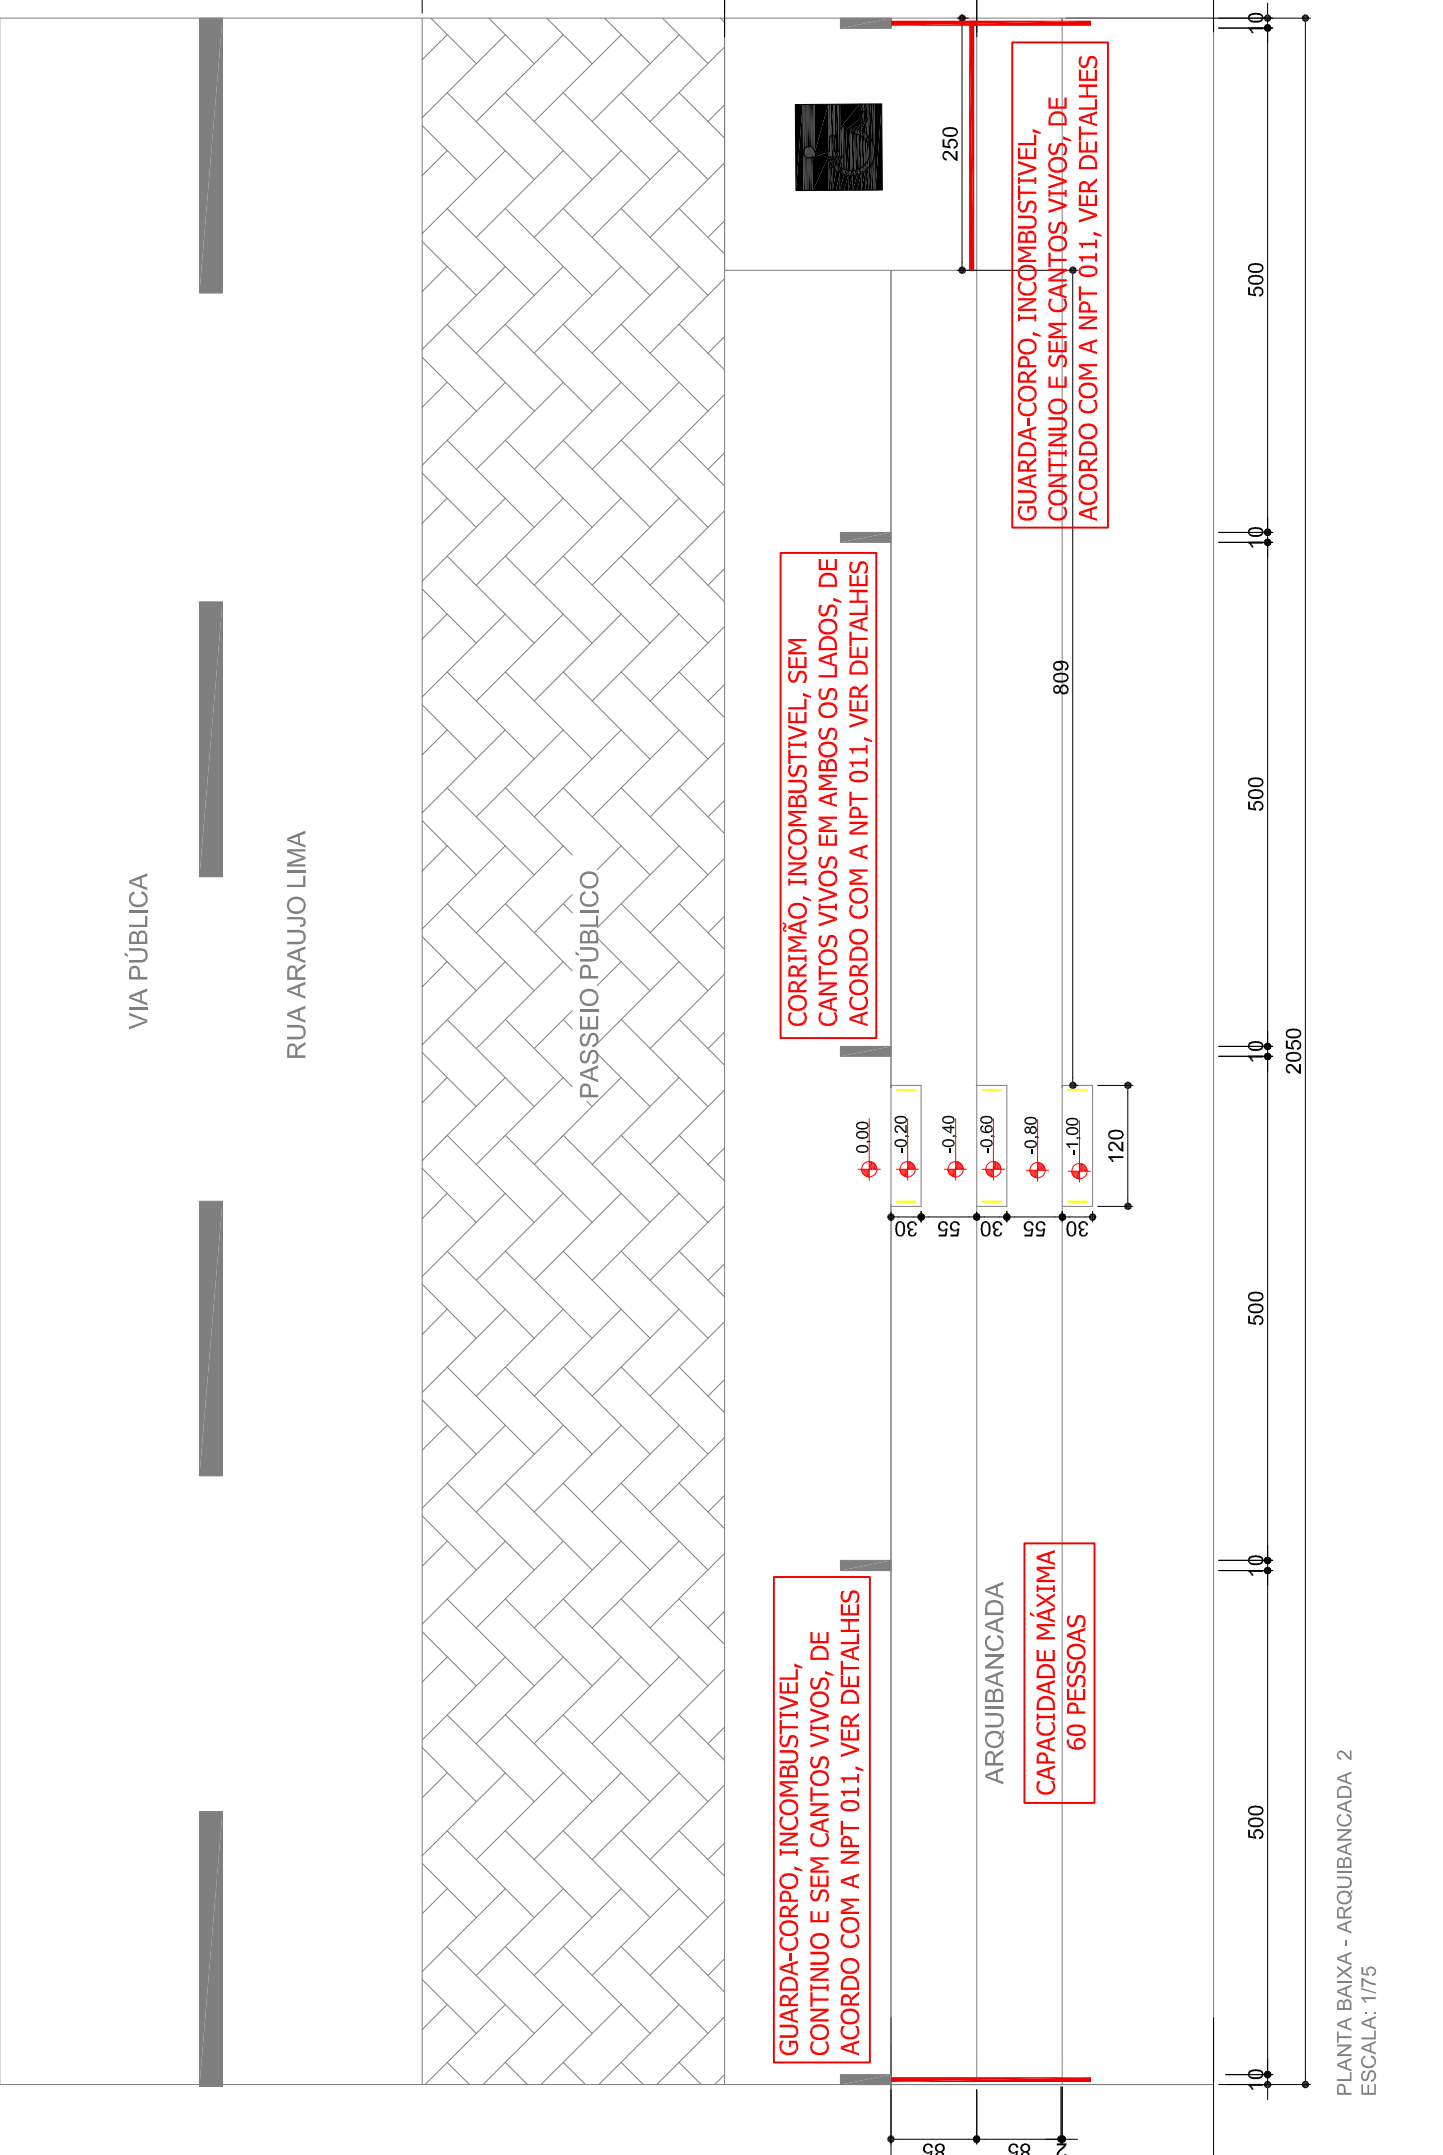

PLANTA BAIXA - VESTIÁRIO
 ESCALA: 1/75

REFERÊNCIA	PAINTONE	CMYK	RGB
VERMELHO	SR 414	48C	(210, 0, 0)
AMARELO	YR 412	100C	(255, 255, 0)
PRETO	N 1/1	41C	(0, 0, 0)
BRANCO	N 9/5		(255, 255, 255)

DISTÂNCIA MÁXIMA DE VISIBILIDADE (m)	L (mm)	H (mm)
4,00	125	63
6,00	190	95
8,00	252	126
10,00	315	158
12,00	380	190
14,00	442	221
16,00	506	253
18,00	570	285
20,00	632	316
24,00	798	379